



# Bergham Buchet

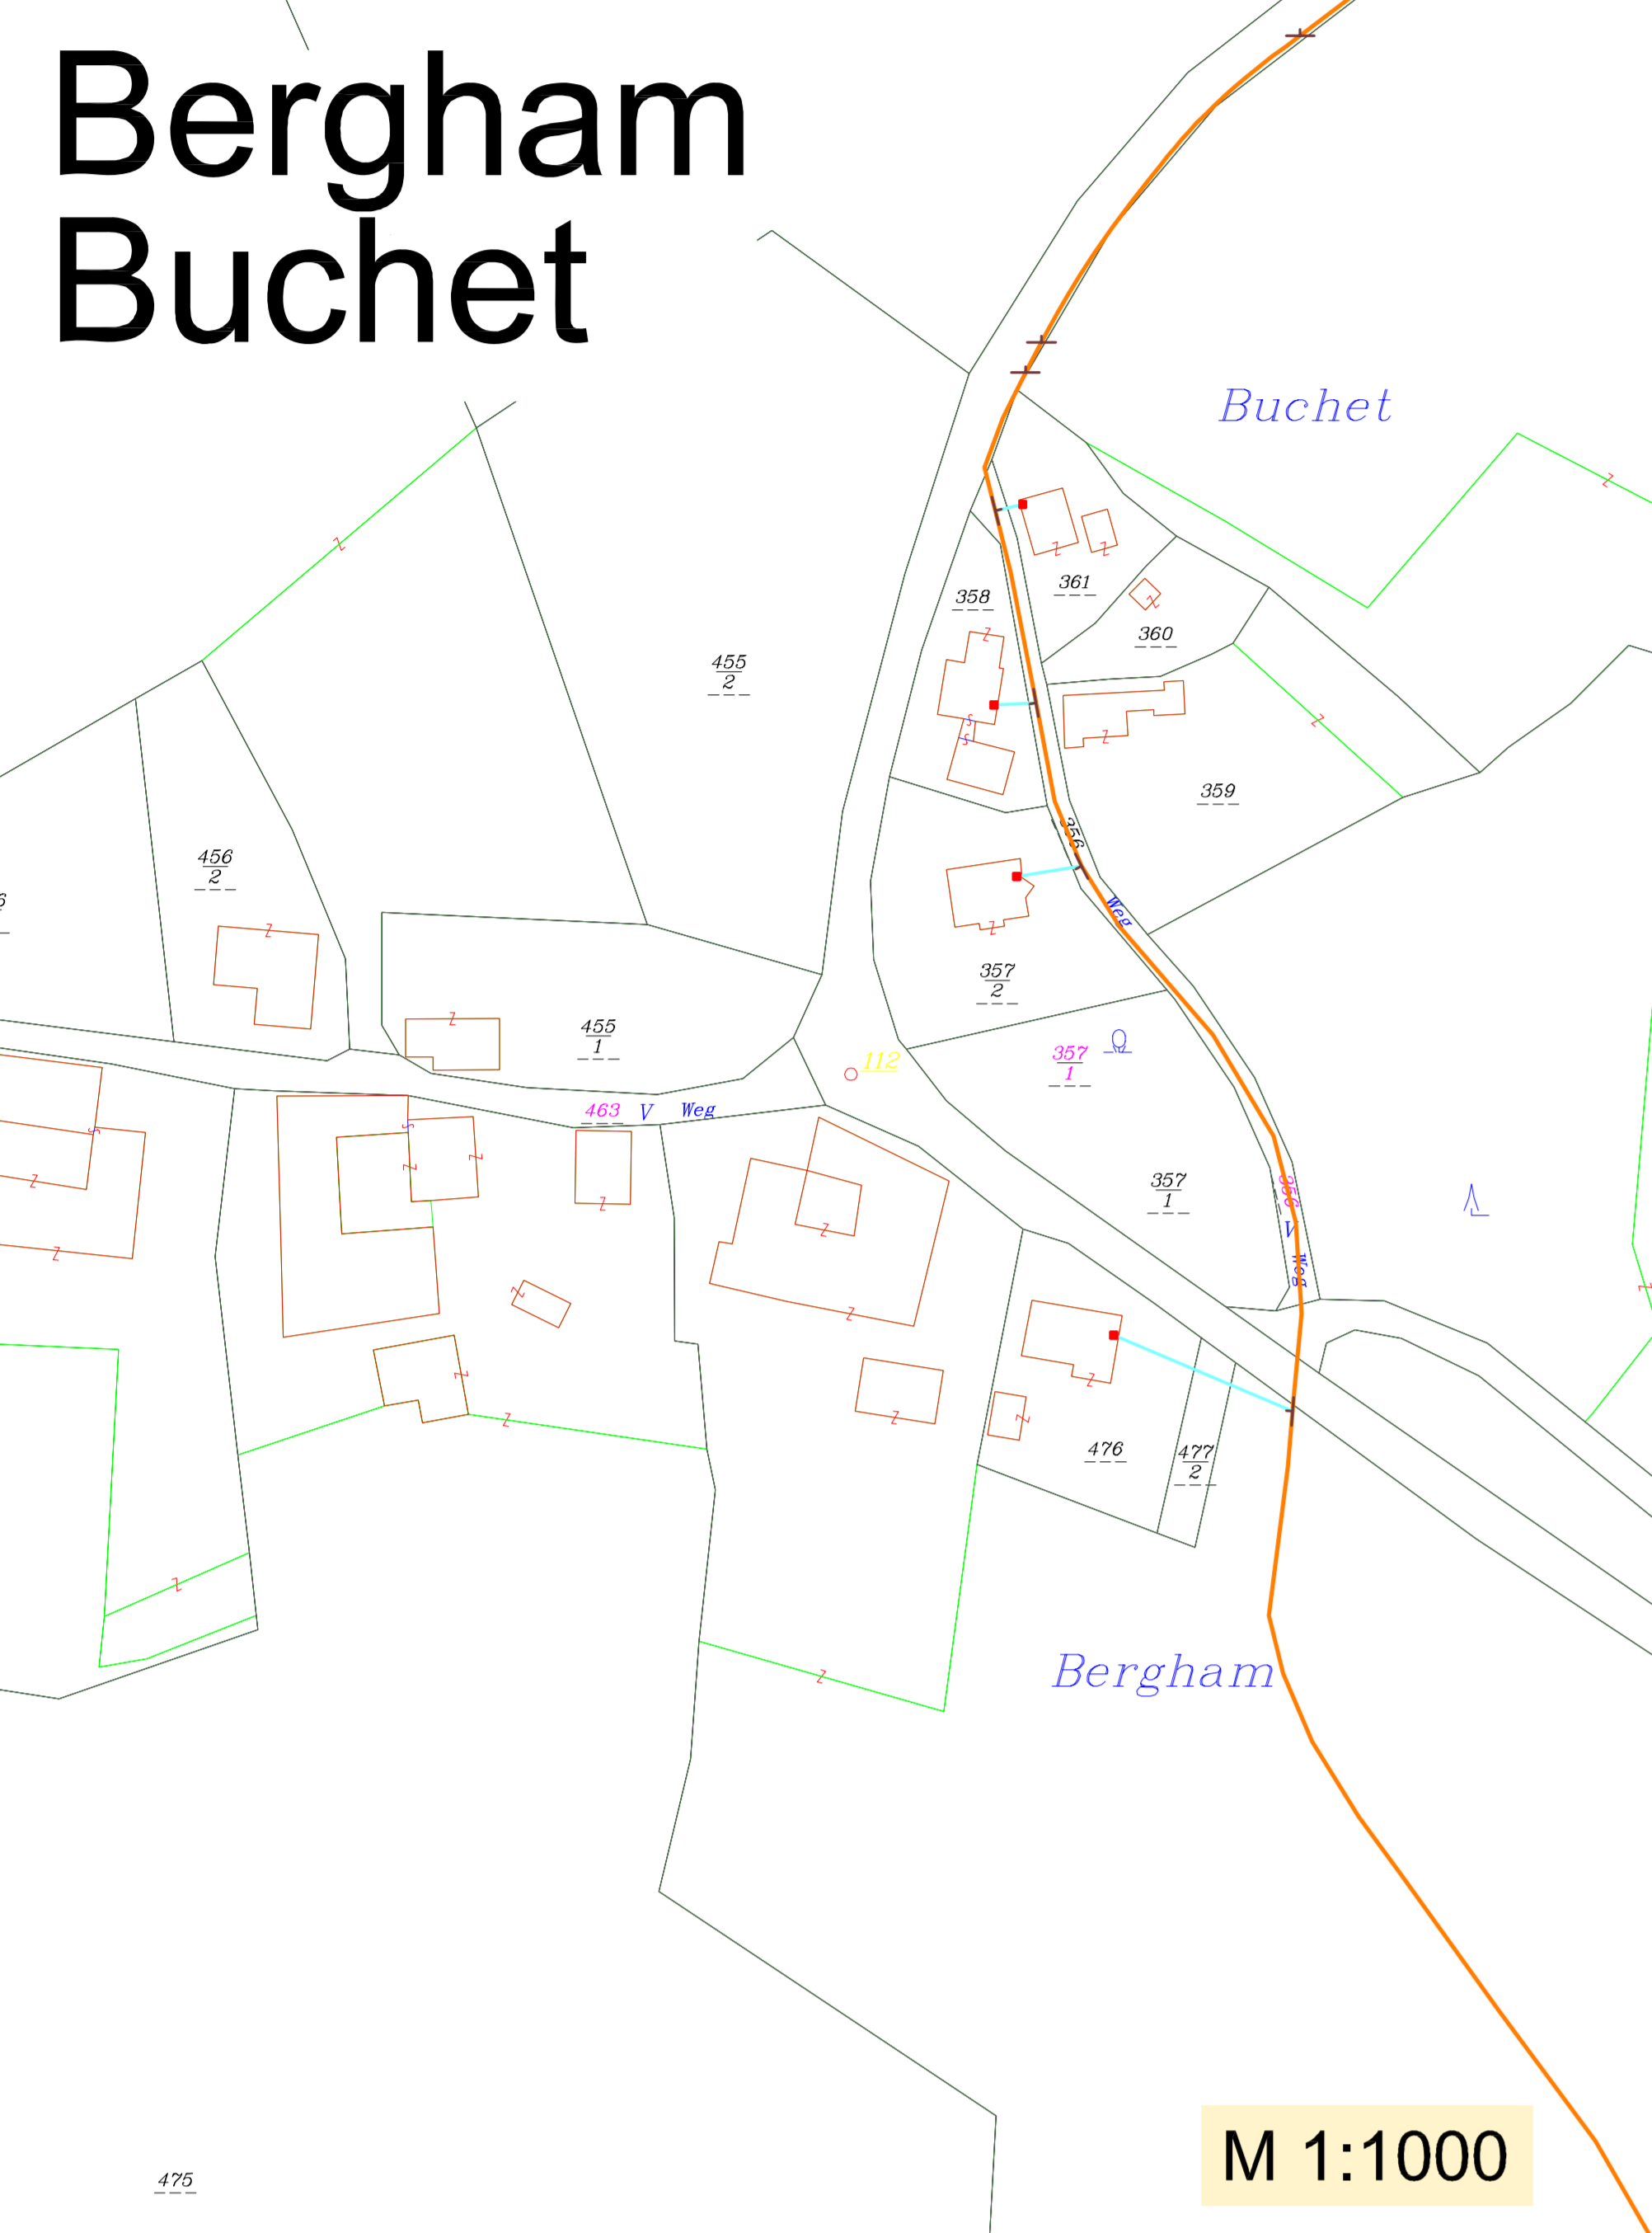


M 1:1000

# Zeißerding

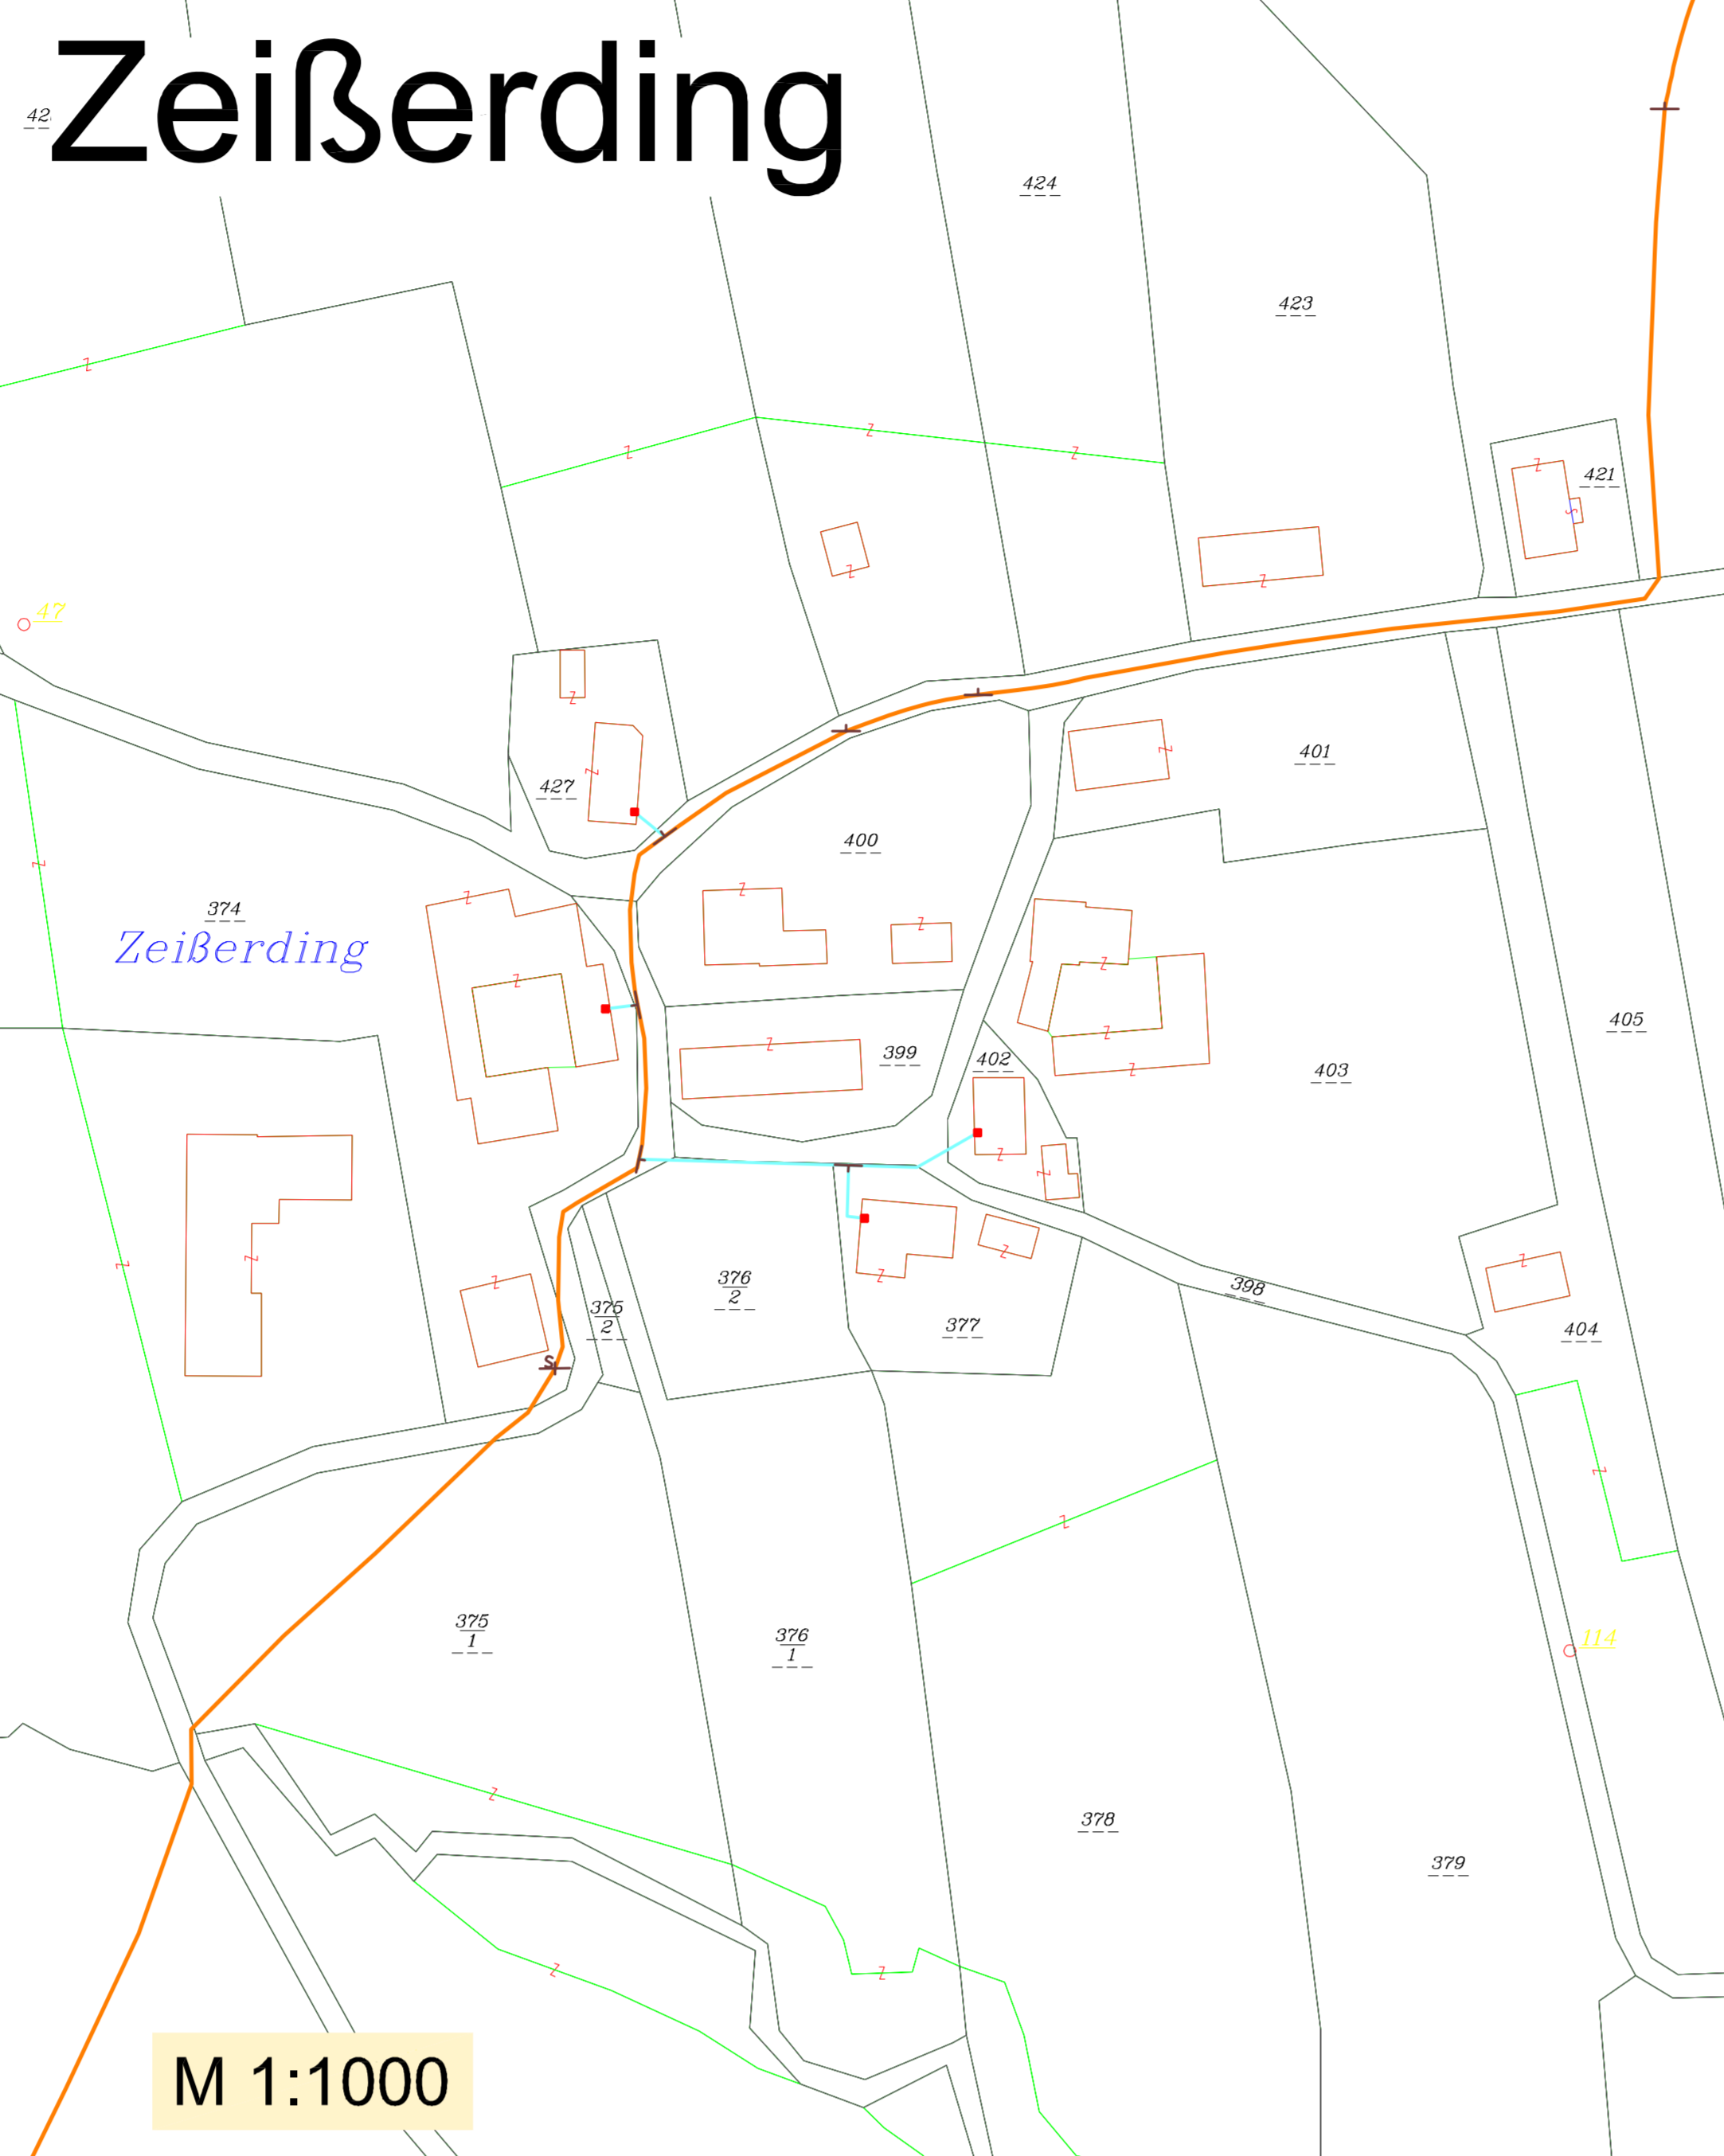

M 1:1000

M 1:5000

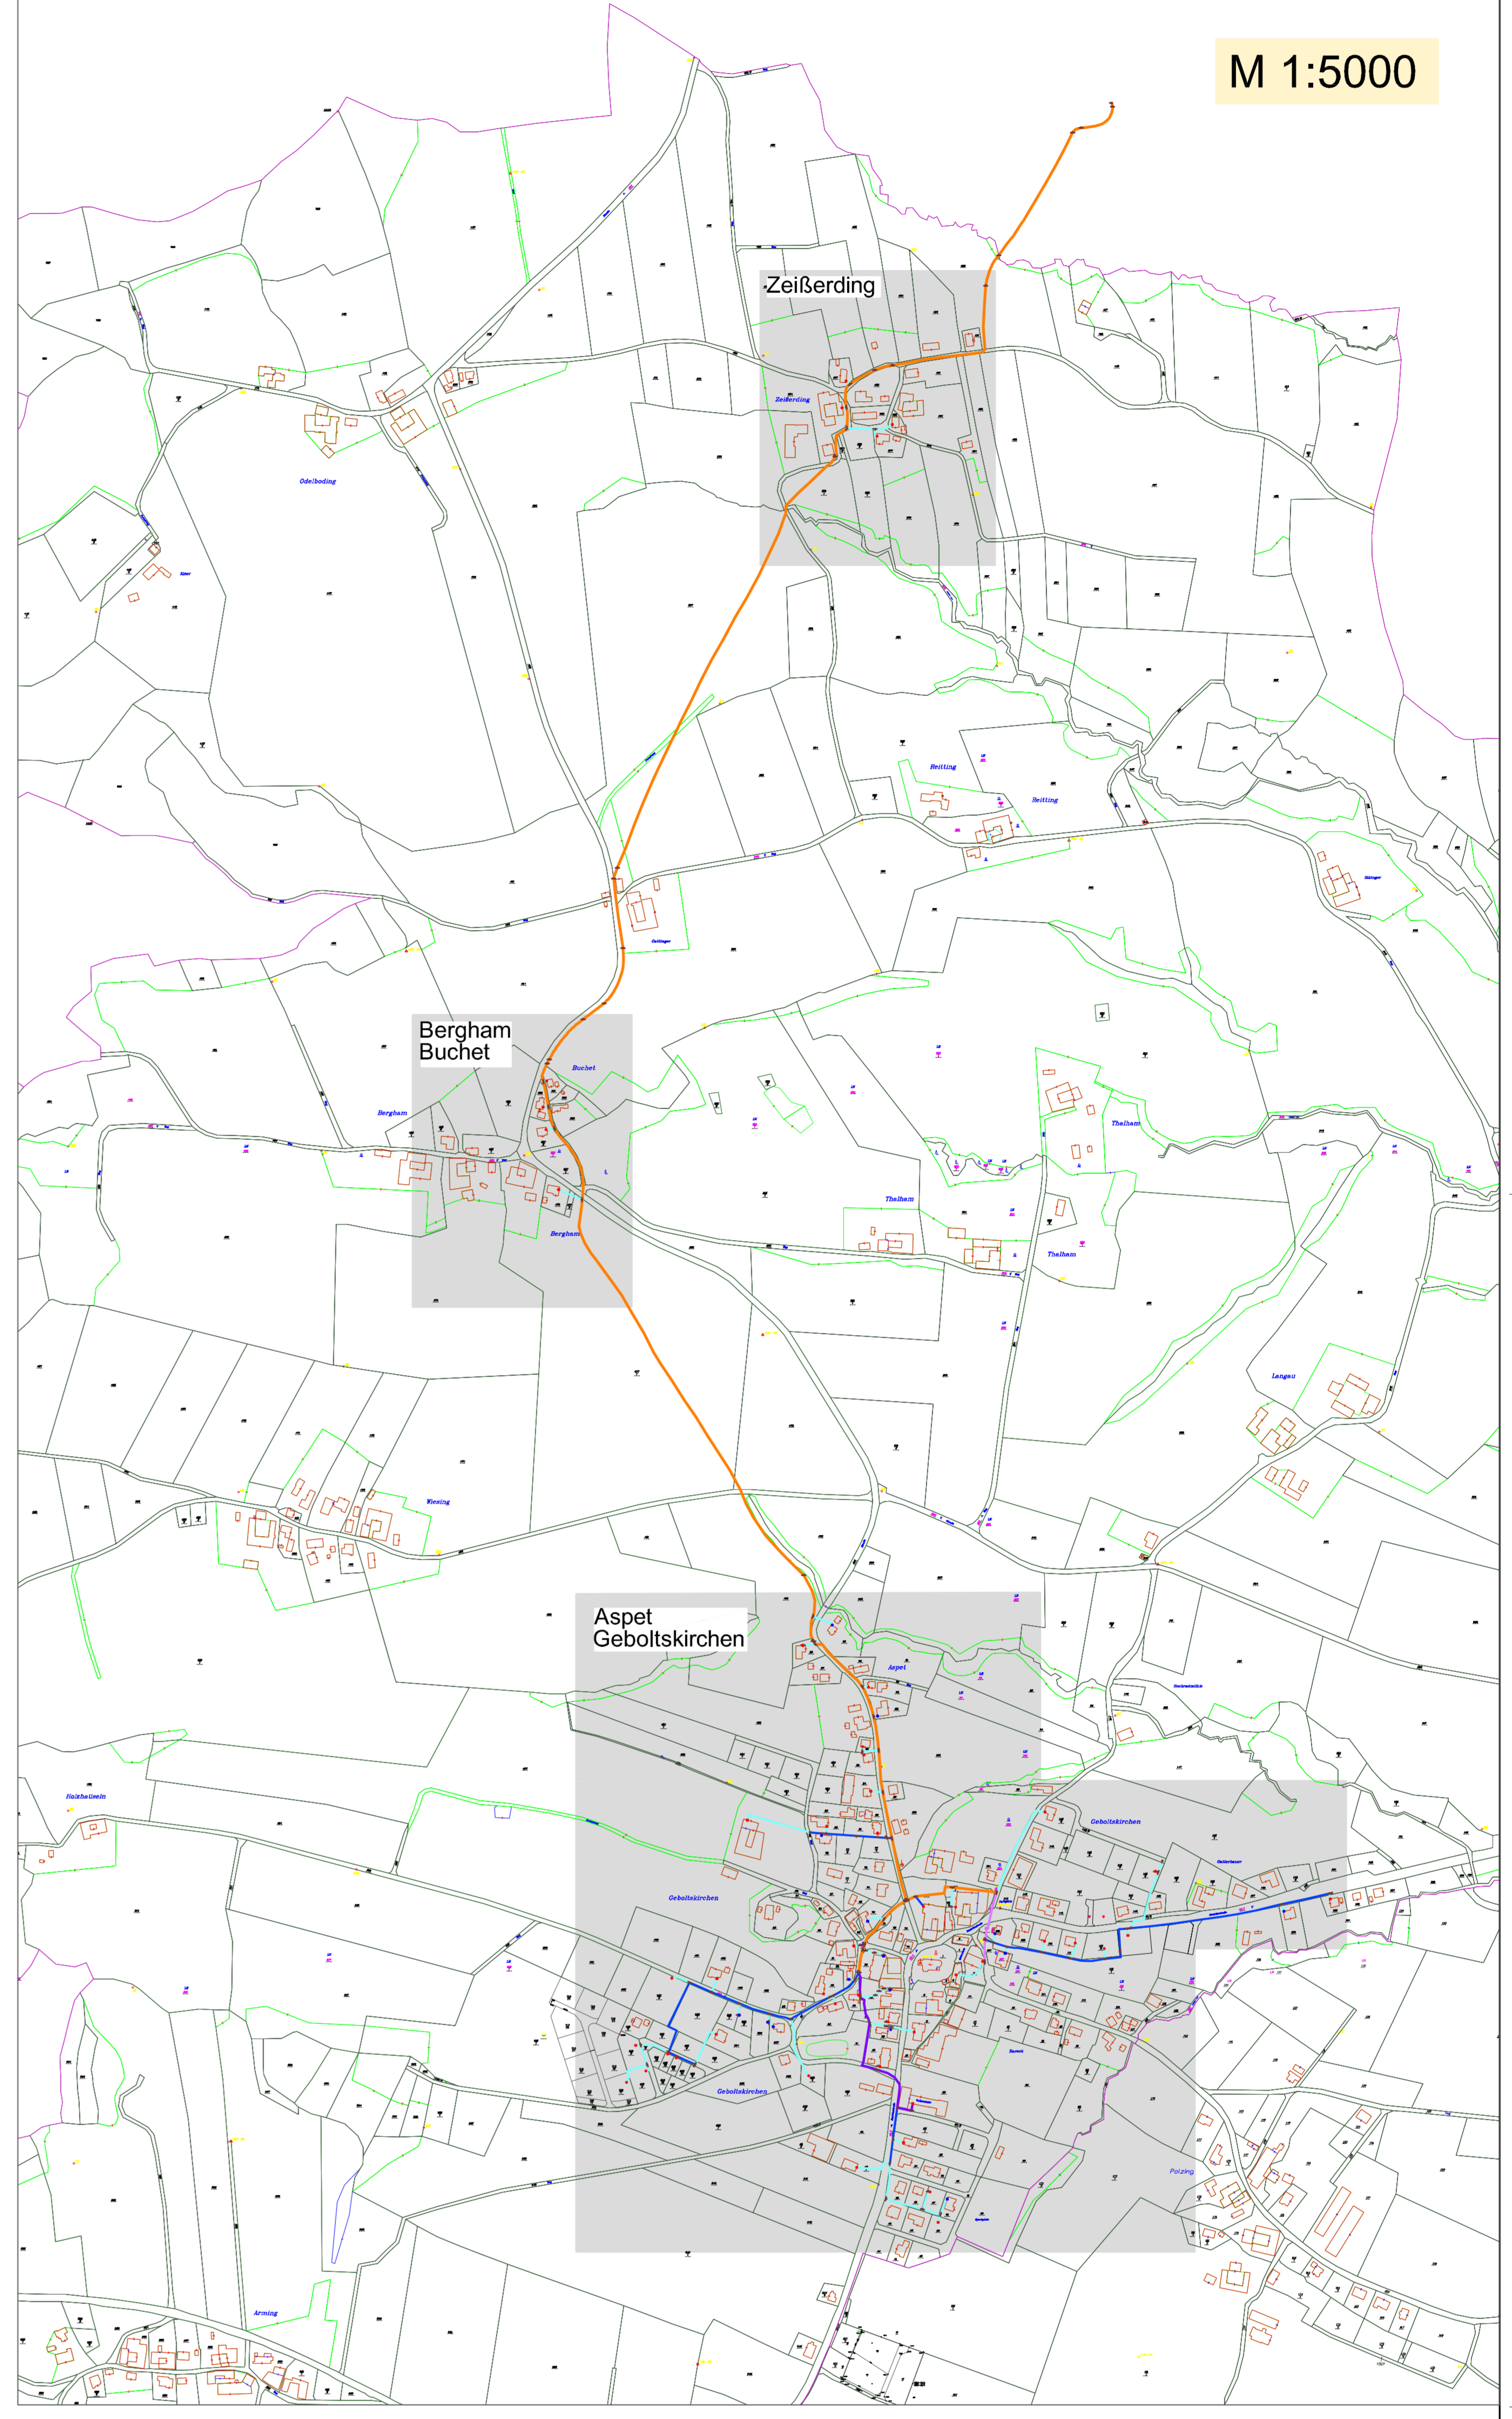

# Aspet Geboltskirchen



M 1:1000

- LEGENDE:**
- Fernwärmeleitung DN 80
  - Fernwärmeleitung DN 65
  - Fernwärmeleitung DN 50
  - Fernwärmeleitung DN 40
  - Fernwärmeleitung DN 25
  - Abzweiger einseitig
  - Abzweiger beidseitig
  - Leitungsende
  - Schleber
  - Angeschlossene Objekte
  - Rohr im Keller

**Dipl.-Ing. Günter Jumer**  
 GmbH  
 Ingenieurbüro für Kulturtechnik und Wasserwirtschaft  
 4682 Geboltskirchen 70  
 Tel: 07332 / 41 46  
 Fax: 07332 / 41 46-22  
 e-Mail: office@ig-jumer.at  
 www.ig-jumer.at

Auftraggeber:  
**Schaffbad Geboltskirchen GMBH**  
 4682 Geboltskirchen  
 Spitz 26

Index	Änderung	Datum	Name
05	-	-	-
04	-	-	-
03	-	-	-
02	Ergänzungen	16.01.2009	WG
01	Erstausgabe	01.2002	AZ

Projekt:  
**Fernwärmenetz  
 Geboltskirchen**

Titel:  
**Lageplan**  
 Ausfertigung:  
 Maßstab: 1 : 1000 / 5000

gez.: **WG**    Beilage: **99089-2**    Planbezeichnung: **99089-2**  
 File: M:\Projektdaten\Geboltskirchen\Leitungen\FERNWÄRME    Datum: **16.01.2009**